


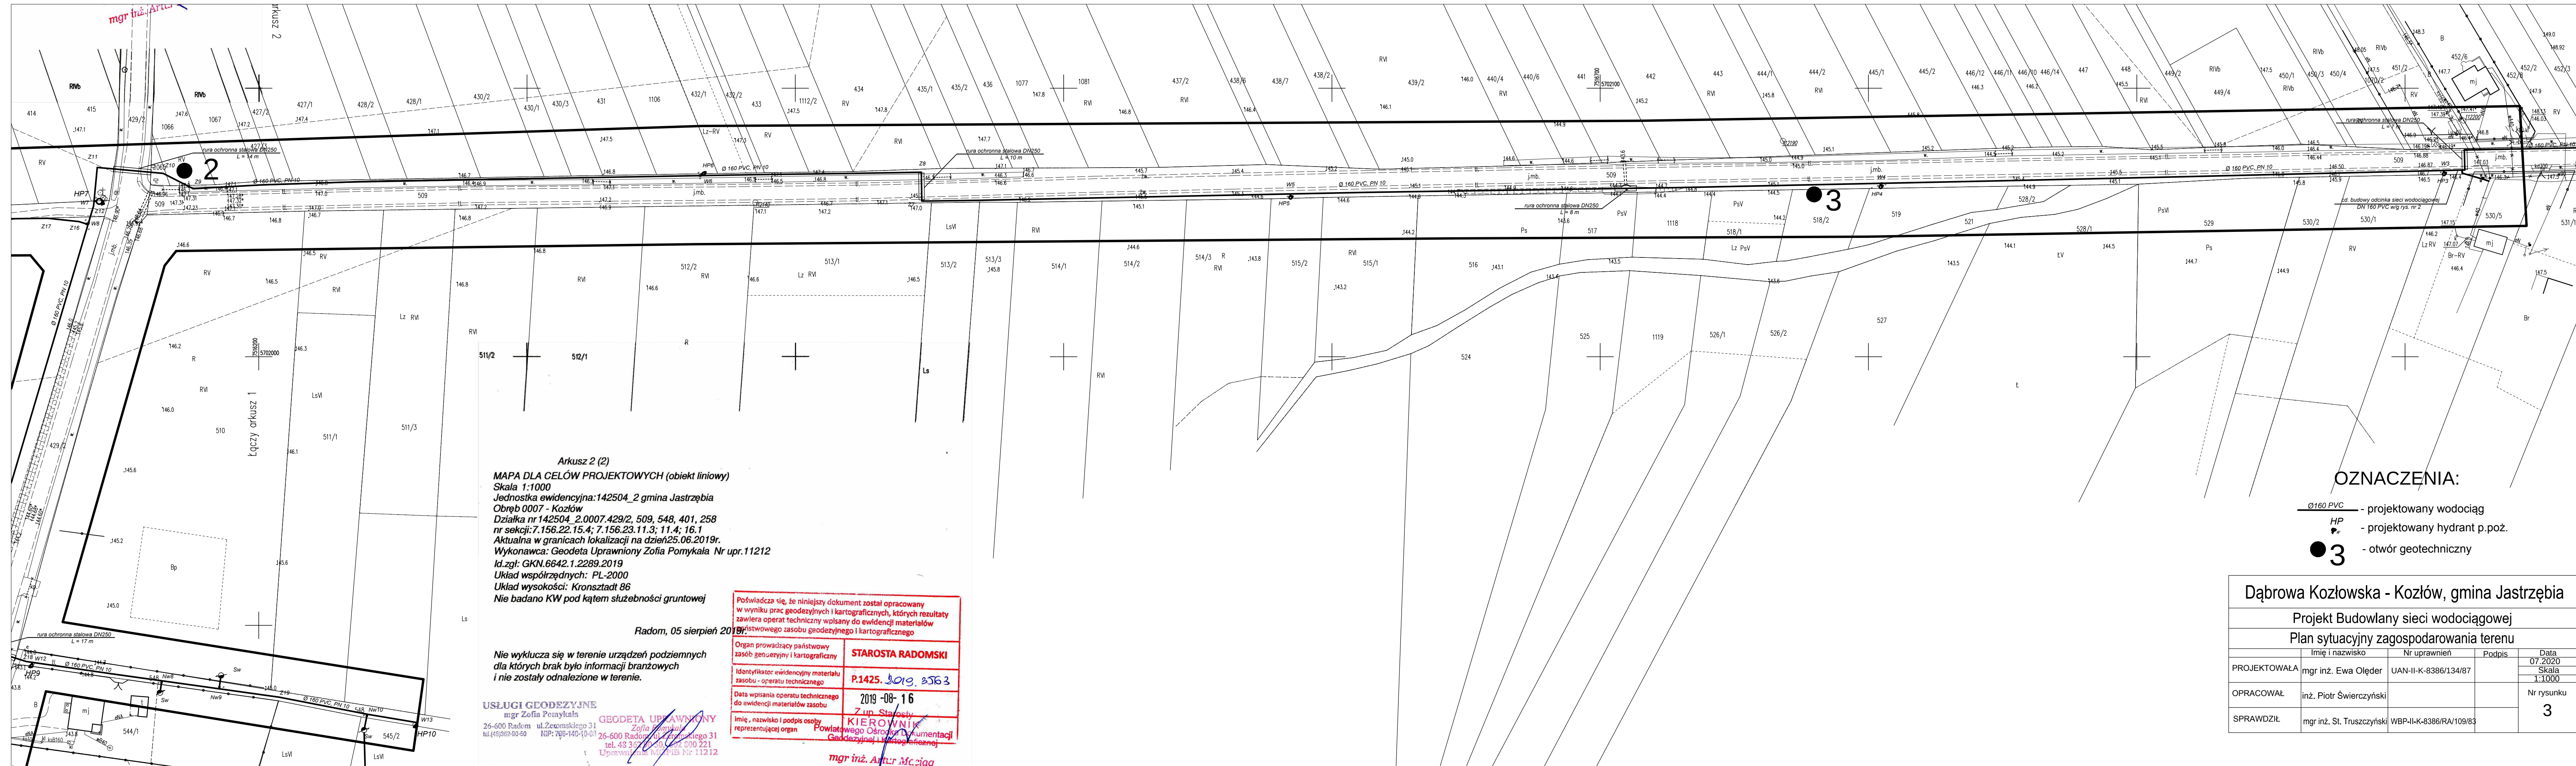

Arkusz 2 (2)
MAPA DLA CELÓW PROJEKTOWYCH (obiekt liniowy)
Skala 1:1000
Jednostka ewidencyjna: 142504_2 gmina Jastrzębia
Obręb 0007 - Kozłów
Działka nr 142504_2.0007.429/2, 509, 548, 401, 258
nr sekcji: 7.156.22.15.4; 7.156.23.11.3; 11.4; 16.1
Aktualna w granicach lokalizacji na dzień 25.06.2019r.
Wykonawca: Geodeta Uprawniony Zofia Pomykała Nr upr. 11212
Id.zgl: GKN.6642.1.2289.2019
Układ współrzędnych: PL-2000
Układ wysokości: Kronsztadt 86
Nie badano KW pod kątem służebności gruntowej

Radom, 05 sierpień 2019r.
Nie wyklucza się w terenie urządzeń podziemnych dla których brak było informacji branżowych i nie zostały odnalezione w terenie.

USŁUGI GEODEZYJNE
mgr Zofia Pomykała
26-600 Radom ul. Żeromskiego 31
tel. 43 362-90-60 NIP: 706-140-10-03
GEODETA UPRAWNIONY
Zofia Pomykała
26-600 Radom ul. Żeromskiego 31
tel. 43 362-90-60 NIP: 706-140-10-03
Uprawnienie MPEIS Nr 11212

Poświadczam, że niniejszy dokument został opracowany w wyniku prac geodezyjnych i kartograficznych, których rezultaty zawiera operat techniczny wpisany do ewidencji materiałów geodezyjnego zasobu geodezyjnego i kartograficznego

Organ prowadzący państwowy zasób geodezyjny i kartograficzny	STAROSTA RADOMSKI
Identyfikator ewidencyjny materiału zasobu - operatu technicznego	P.1425. 2019. 8563
Data wpisania operatu technicznego do ewidencji materiałów zasobu	2019-08-16
Imię, nazwisko i podpis osoby reprezentującej organ	mgr inż. Andrzej Męciąg

OZNACZENIA:
Ø160 PVC - projektowany wodociąg
HP - projektowany hydrant p.poż.
● 3 - otwór geotechniczny

Dąbrowa Kozłowska - Kozłów, gmina Jastrzębia				
Projekt Budowlany sieci wodociągowej				
Plan sytuacyjny zagospodarowania terenu				
PROJEKTOWAŁA	Imię i nazwisko	Nr uprawnień	Podpis	Data
	mgr inż. Ewa Olejder	UAN-II-K-8386/134/87		07.2020
OPRACOWAŁ	inż. Piotr Świerczyński			Skala
				1:1000
SPRAWDZIŁ	mgr inż. St. Truszczyński	WBP-II-K-8386/RA/109/83		Nr rysunku
				3