
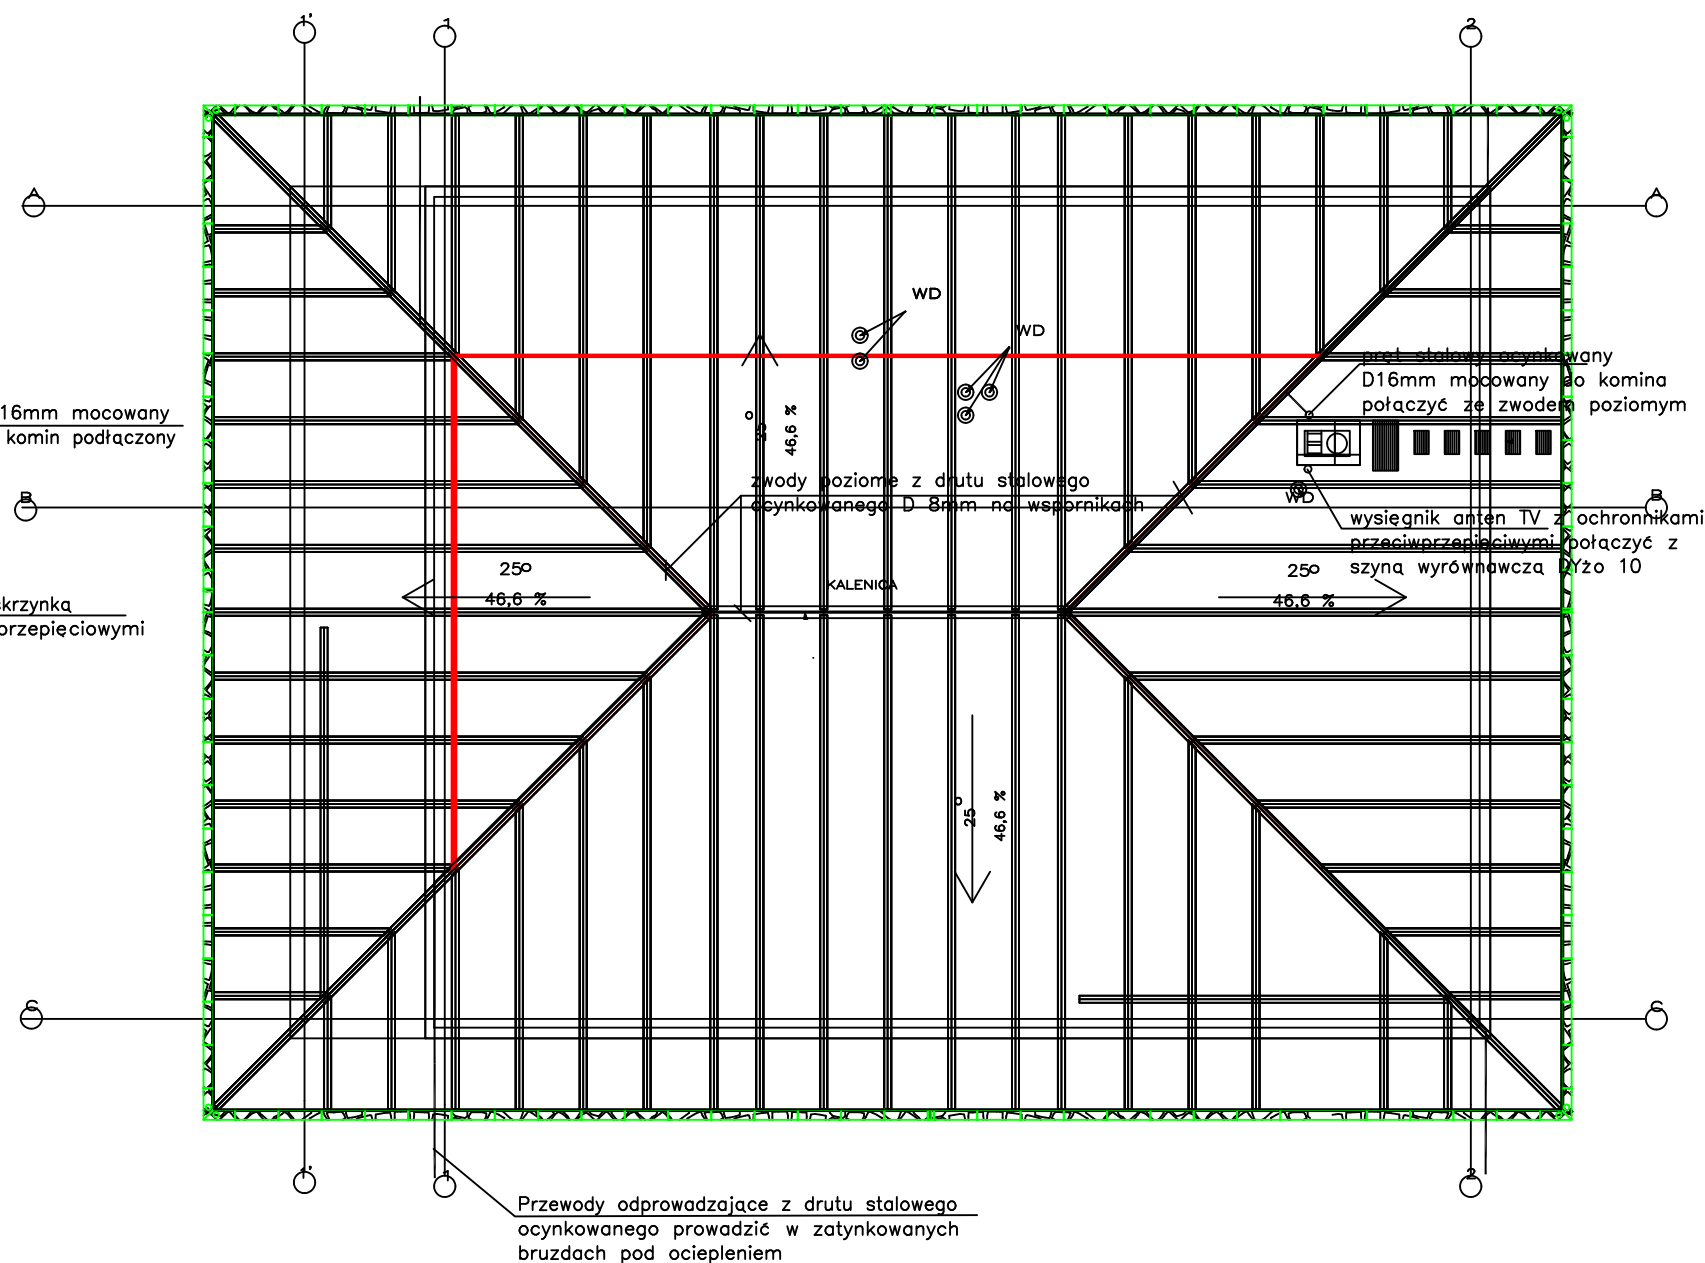
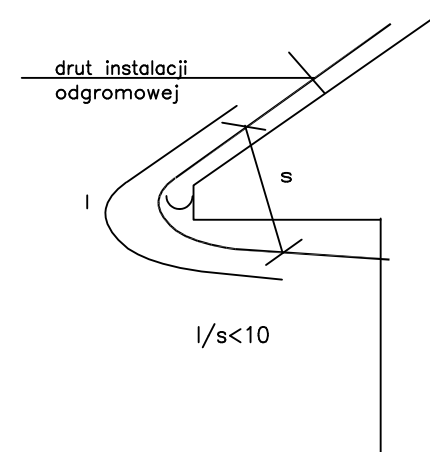


Uwaga: odległość izolacyjna między antenami i pretem ochrony odgromowej >0,4m

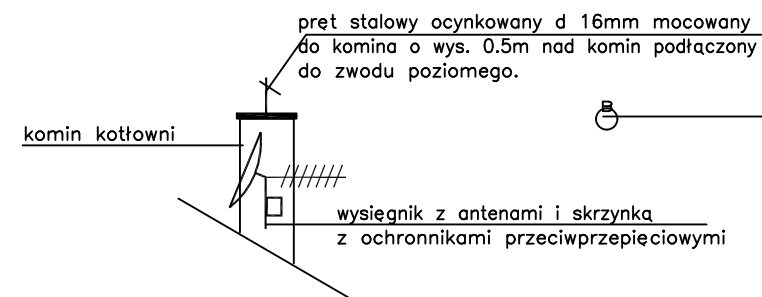

Temat: Projekt budowlany świetlicy wiejskiej w Woli Owadowskiej gm. Jastrzębia powiat radomski, dz. nr. 243/4, obręb 0019		
Treść rys. Plan instalacji odgromowej.		Data: 09.2020.
Inwestor : Gmina Jastrzębia		
Projektował: inż. W. Wardzyński upr. bud. St-453/85 do projektowania instalacji elektrycznych	Podpis	Skala 1:100
Sprawdził: mgr inż. T. Rozczpota upr. bud. MAZ/0323/POOE/12 do projektowania instalacji elektrycznych	Podpis	Rys.nr. 4E