


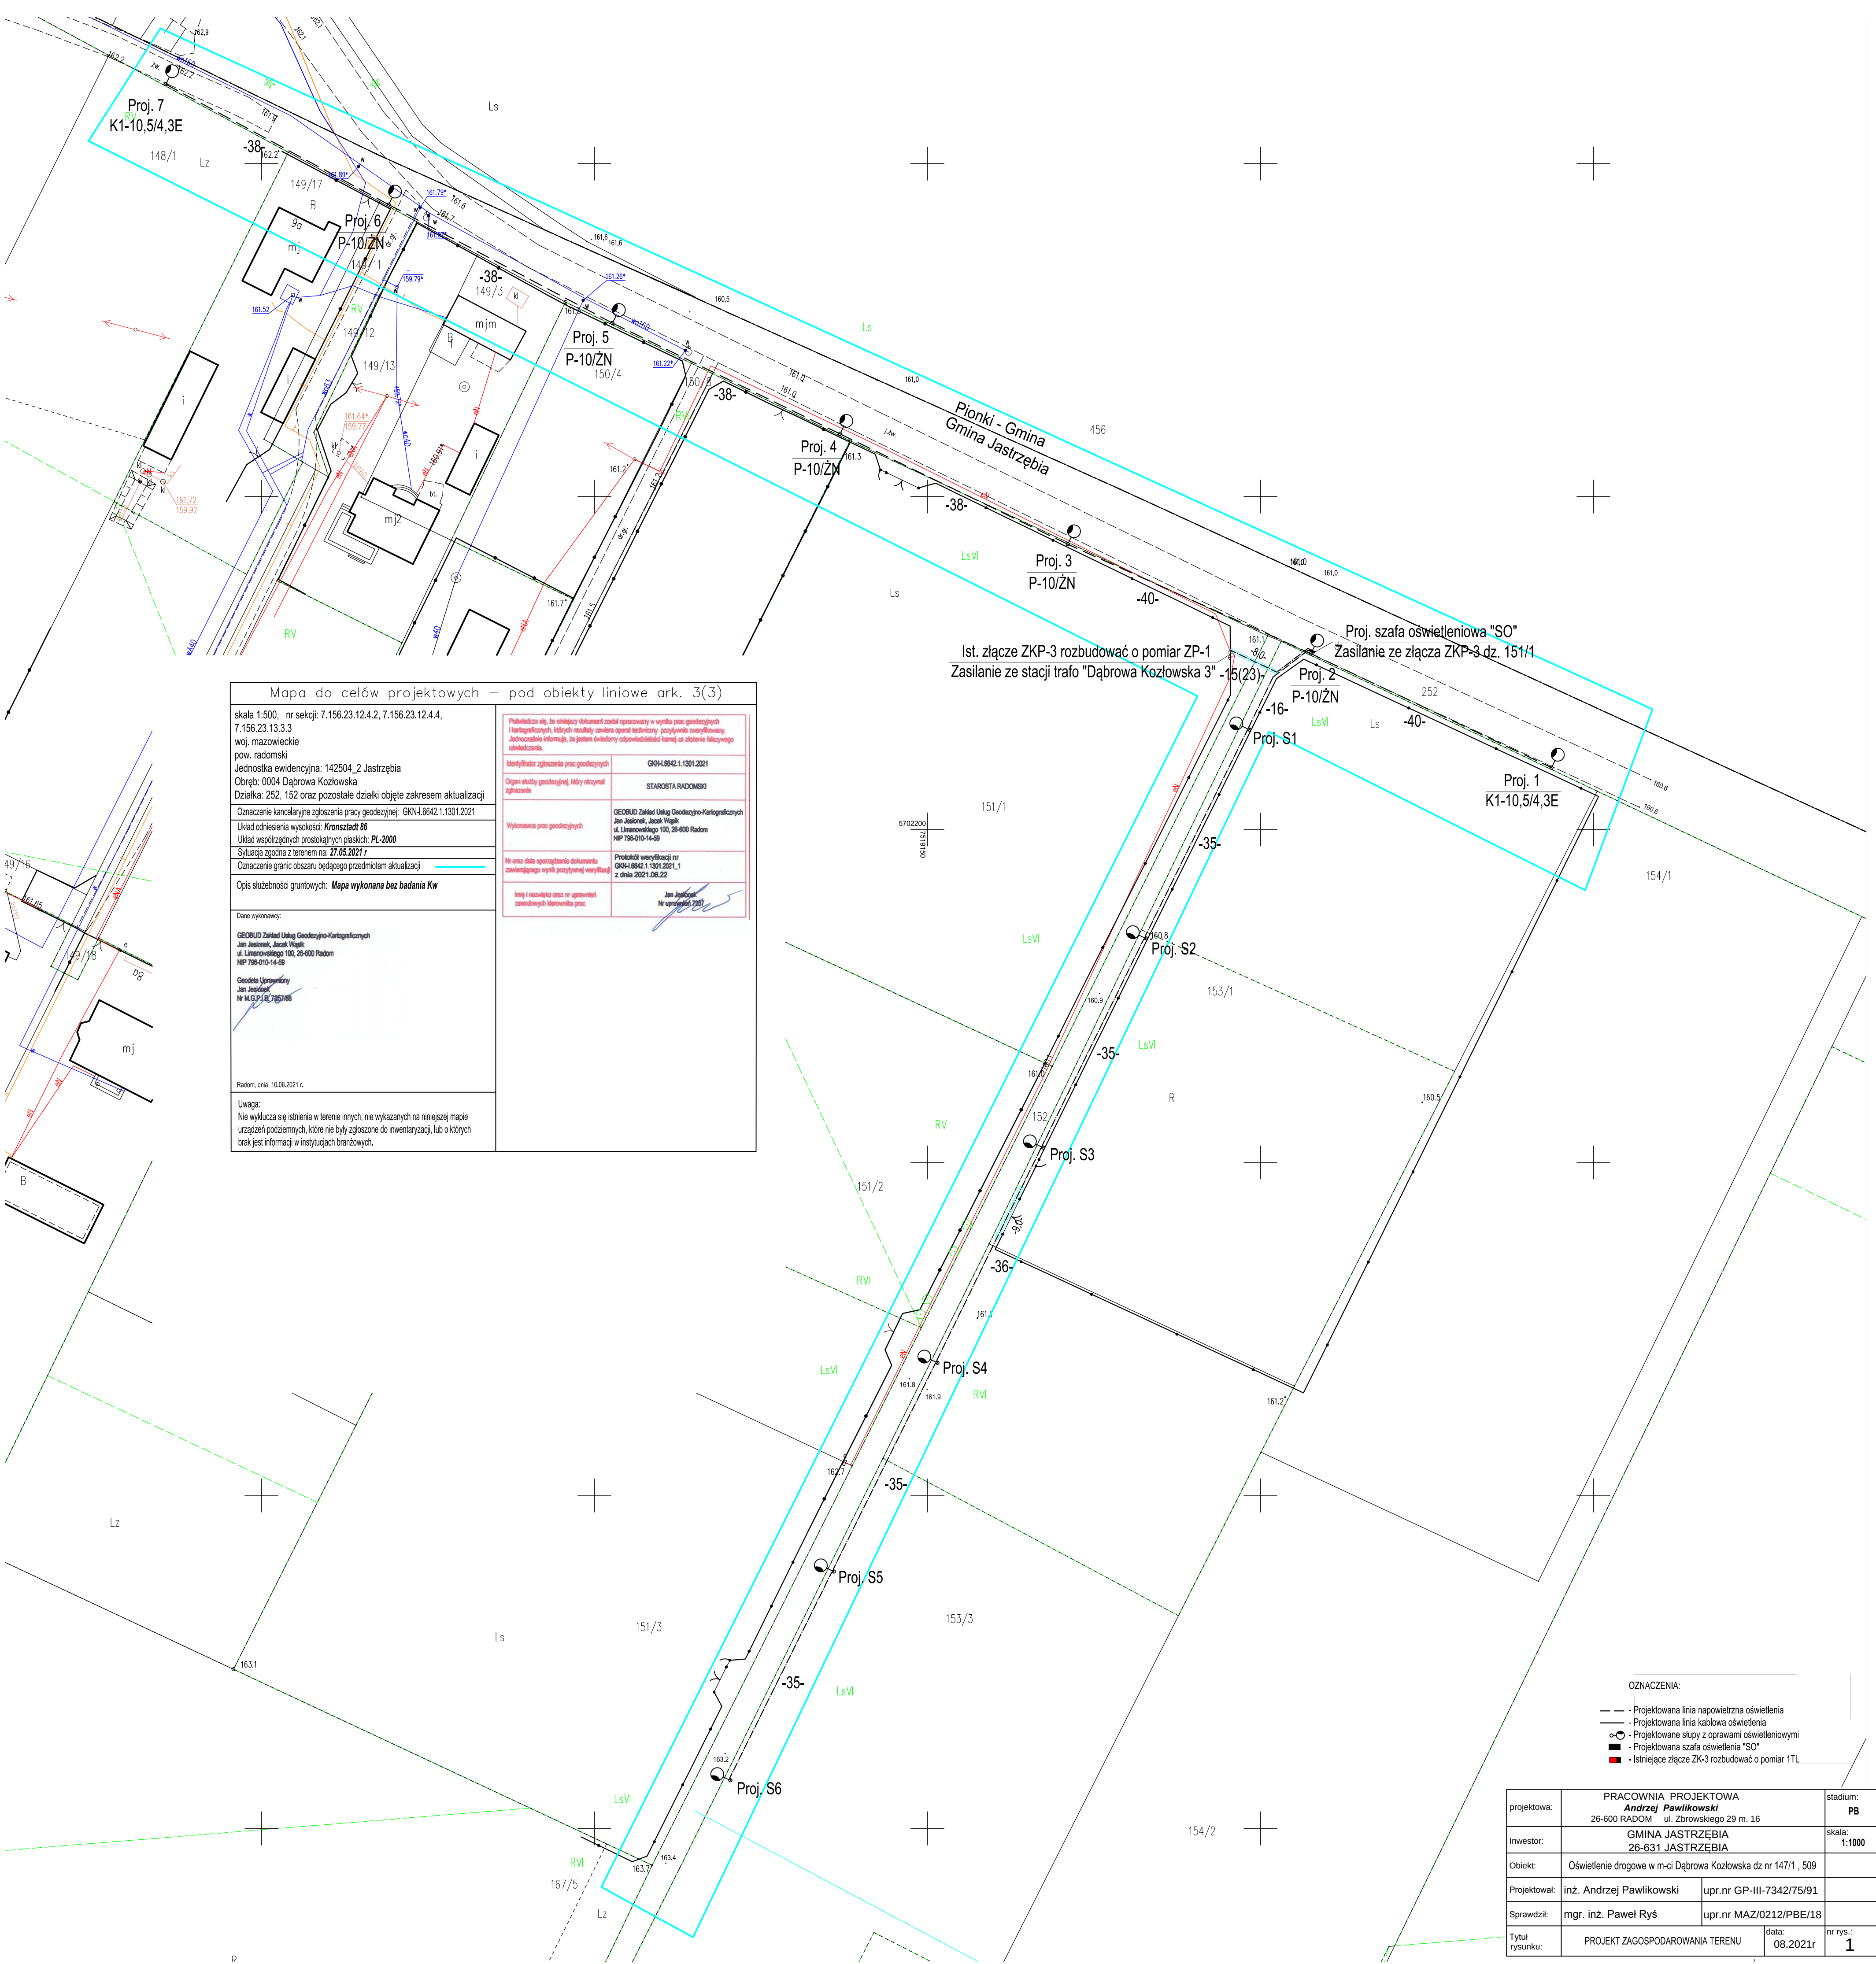

Mapa do celów projektowych – pod obiekty liniowe ark. 3(3)

skala 1:500, nr sekcji: 7.156.23.12.4.2, 7.156.23.12.4.4,
7.156.23.13.3.3
woj. mazowieckie
pow. radomski
Jednostka ewidencyjna: 142504_2 Jastrzębia
Obręb: 0004 Dąbrowa Kozłowska
Działka: 252, 152 oraz pozostałe działki objęte zakresem aktualizacji
Oznaczenie kancelaryjne zgłoszenia pracy geodezyjnej: GKN-1.6642.1.1301.2021
Układ odniesienia wysokości: **Kronsztadt 86**
Układ współrzędnych prostokątnych płaskich: **PL-2000**
Sytuacja zgodna z terenem na: **27.05.2021 r**
Oznaczenie granic obszaru będącego przedmiotem aktualizacji
Opis służebności gruntowych: **Mapa wykonana bez badania Kw**

Dane wykonawcy:
GEORUD Zakład Usług Geodezyjno-Kartograficznych
Jan Jasonek, Jacek Węgił
ul. Limanowskiego 100, 26-600 Radom
NIP 795-010-14-09
Geodeta Uprawniony
Jan Jasonek
Nr M.G.P. 182785708

Radom, dnia 10.06.2021 r.

Uwaga:
Nie wyklucza się istnienia w terenie innych, nie wykazanych na niniejszej mapie urządzeń podziemnych, które nie były zgłoszone do inwentaryzacji, lub o których brak jest informacji w instytucjach branżowych.

Powielacz się, że niniejszy dokument został opracowany w wyniku prac geodezyjnych i kartograficznych, których rezultaty zawiera opisanie techniczne, pozostawia zweryfikowany. Jednocześnie informuję, że jestem świadomy odpowiedzialności karnej za złożenie fałszywego oświadczenia.

Identyfikator zgłoszenia prac geodezyjnych	GKN-1.6642.1.1301.2021
Organ służby geodezyjnej, który otrzymał zgłoszenie	STAROSTA RADOMSKI
Wykonawca prac geodezyjnych	GEORUD Zakład Usług Geodezyjno-Kartograficznych Jan Jasonek, Jacek Węgił ul. Limanowskiego 100, 26-600 Radom NIP 795-010-14-09
Na oraz data sporządzenia dokumentu zawierającego wyniki pozytywnej weryfikacji	Protokół weryfikacji nr GKN-1.6642.1.1301.2021_1 z dnia 2021.08.22
Inny i rozważa o oraz nr uprawnień zawodowych kierownika prac	Jan Jasonek Nr uprawnień 7957

- OZNACZENIA:
- Projektowana linia napowietrzna oświetlenia
 - Projektowana linia kablowa oświetlenia
 - Projektowane słupy z oprawami oświetleniowymi
 - Projektowana szafa oświetlenia "SO"
 - Istniejące złącze ZK-3 rozbudować o pomiar 1TL

projektowa:	PRACOWNIA PROJEKTOWA Andrzej Pawlikowski 26-600 RADOM ul. Zbrowskiego 29 m. 16	stadium: PB
inwestor:	GMINA JASTRZĘBIA 26-631 JASTRZĘBIA	skala: 1:1000
obiekt:	Oświetlenie drogowe w m-ci Dąbrowa Kozłowska dz nr 147/1, 509	
projektował:	inż. Andrzej Pawlikowski	upr.nr GP-III-7342/75/91
sprawił:	mgr. inż. Paweł Ryś	upr.nr MAZ/0212/PBE/18
tytuł rysunku:	PROJEKT ZAGOSPODAROWANIA TERENU	data: 08.2021r
		nr rys.: 1