


RZUT PARTERU
SKALA 1:100

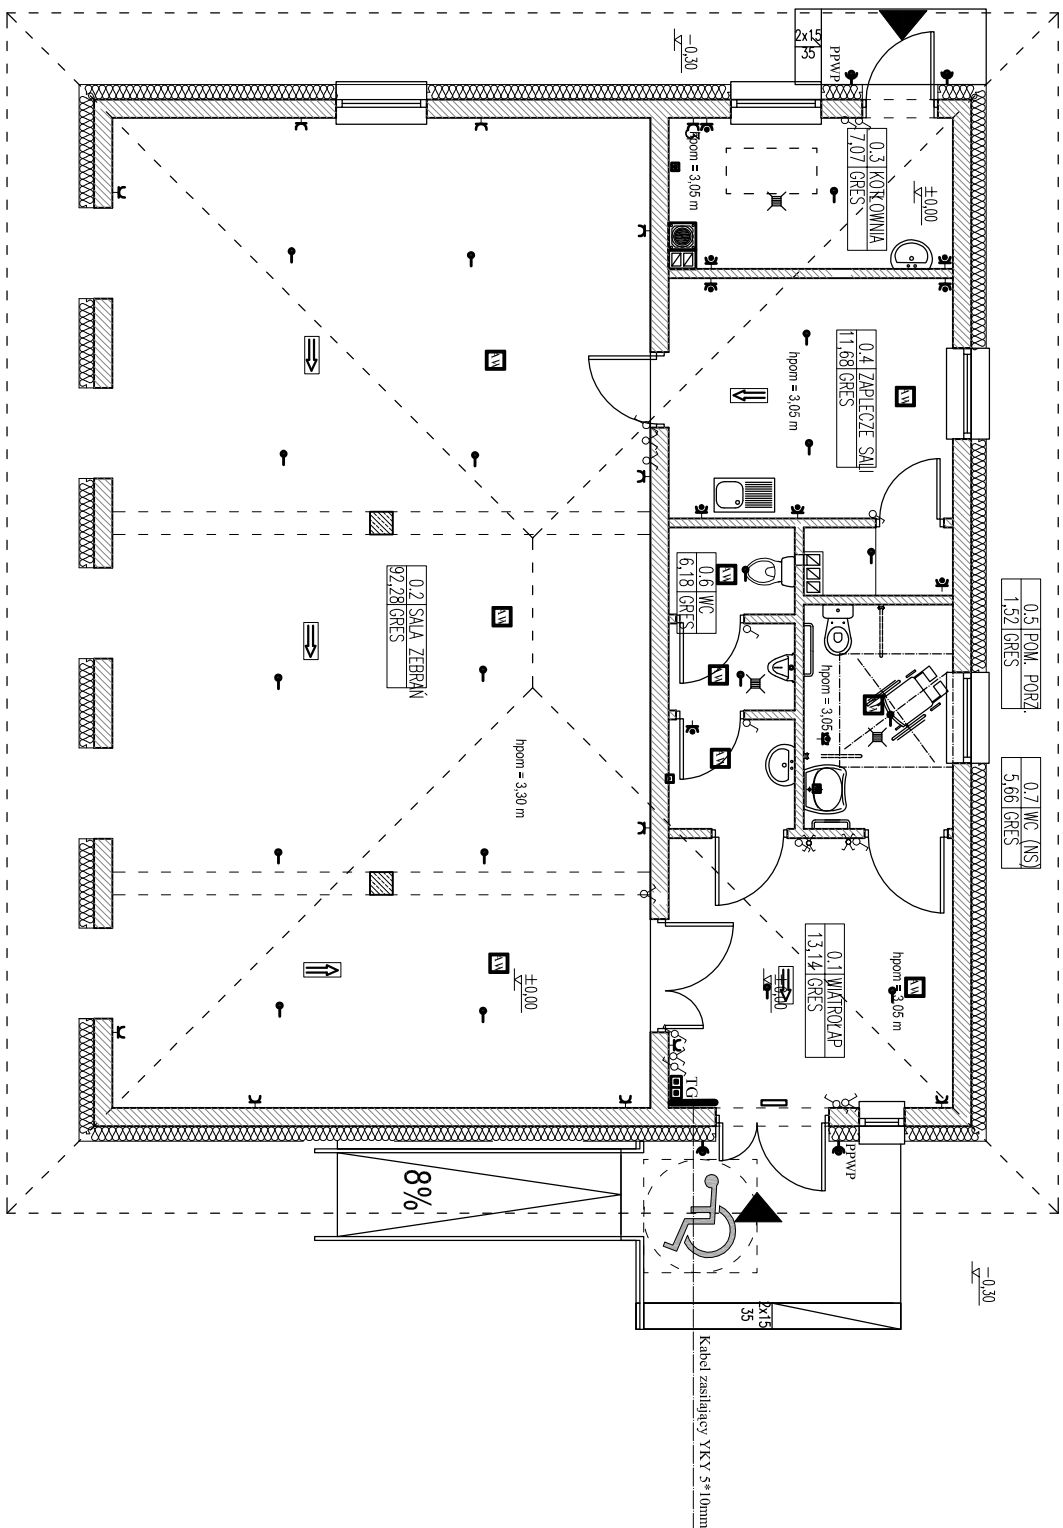

Kabel zasilający YKY 5+1 (mm ²)	1
Rozdzielnica wielkopowa	1
Główna szyna zasilająca	1
Zestaw uzemićniący	1
Gniazdo jednofazowe ogólnego zastosowania (termometryczne)	1
Gniazdo jednofazowe ogólnego zastosowania (zwykłe)	1
Wyłącznik krzyżowy szkodowy	1
Wyświetlacz oświetleniowy silnikowy	1
Wyświetlacz oświetleniowy słupowy	1
Wyłącznik oświetlenia podłogowego	1
Wyłącznik oświetlenia podłogowego	1
Gniazdo oświetlenia szkodowego	1
Gniazdo nożnicowe (termometryczne)	1
Przełącznik rozłączny, wyłącznik prądu	1
Oprawa kierunkowa oświetlenia ewakuacyjnego (model 2h), źródło światła led 5W	1
Op. p. Primos firmy Hybryd	1
Oprawa z płaskim, wyciętym wyście ewakuacyjnie (model 2h)-praca na "ciemno", źródło światła led 5W, op. Primos firmy Hybryd	1
Oprawa oświetlenia awaryjnego (model 2h)-praca na "ciemno", źródło światła led 5W, op. Primos firmy Hybryd	1

- UWAGA:**
- Podane wysokości parapetów otworów i wnęk odnoszą się do poziomu posadzki w danym pomieszczeniu.
 - Podane w etykietach ołien wymiary odnoszą się do światła otworów w murze, zaś podane w etykietach drzwi - odnoszą się do wymiaru w świetle ościeżnicy.
 - Poziom ±0,00 odnosi się do poziomu posadzki parteru.
 - Rysunki należy rozpatrywać łącznie z projektami branżowymi. Wszyskie niezgodności należy zgłaszać projektantowi przed rozpoczęciem prac budowlanych. Przed rozpoczęciem budowy prace należy skoordynować z pozostałymi branżami

	FAZA: PROJEKT ARCHITEKTONICZNO-BUDOWLANY			
	Imię i nazwisko:		nr upr. bud.	
	nr2, Robert Nowak		opm-7242/84/94	
	opr. bud. w spec. sieci i instalacji elektrycznych			
PRACOWNIA PROJEKTOWA "MIXDO" ul. Żeromskiego 51A 26-600 Radom tel. (48) 385 09 57	projektant:	nr2, Doruższ Kubot		opm-63/27/75
	sprawdzający	opr. bud. w spec. sieci i instalacji elektrycznych		
opracowanie:		Paweł Świerczyński		
Obiekt:	Inwestor:			
Budowa świetlicy wiejskiej oraz zbiornika szczelnego na nieczystości ciekłe o pojemności 10 m3 na części działki nr ewid. 289/6 położonej w miejscowości Makosy Nowe, gm. Jastrzębka				
Branża:	Typu rysunku:		RZUT PARTERU INSTALACJE ELEKTRYCZNE	
Niniejszy projekt jest własnością jego autorów. Koliowanie, publikowanie oraz wykorzystanie projektu do jakichkolwiek innych celów bez wiedzy i zgody autorów jest zabronione na mocy Ustawy o Prawie Autorskim i prawach pokrewnych z dnia 4 lutego 1994 r. (Dz.U. z 1994r. nr 24, poz.635)		data opracow.: 06.2021r. skłd: 1:100		
ELEKTRYCZNA		E/1		