

MAPA DO CELÓW PROJEKTOWYCH
Skala 1: 500

Nr sekcji: 7.157.23.16.4.3, 21.2.1
Obręb ewidencyjny: 0018 – WÓŁKA LESIOWSKA
Jednostka ewidencyjna: 142504_2 – JASTRZĘBIA
Działka ewidencyjna: 142504_2.0018.62
Nr kancelaryjny zgłoszenia: GKN-I.6642.1.5747.2021
Układ współrzędnych prostokątnych płaskich „2000”
Układ wysokości: „Kronsztadt 86”


Decyzja o warunkach zabudowy: w trakcie wydawania.
Nie wyklucza się istnienia w terenie również urządzeń podziemnych, dla których brak było informacji branżowych i nie zostały odnalezione w czasie inwentaryzacji geodezyjnej.

Mapa aktualna w granicach lokalizacji 02.10.2021 r.

DANE WYKONAWCY:

Geodeta
Krystyna Bartkowiak
11.10.2021

Poświadczam, że niniejszy dokument został opracowany w wyniku prac geodezyjnych i kartograficznych, których rezultaty zawiera operat techniczny pozytywnie zweryfikowany. Jednocześnie informuję, że jestem świadomy odpowiedzialności karnej za złożenie fałszywego oświadczenia.	
Identyfikator zgłoszenia prac geodezyjnych	GKN-I.6642.1.5747.2021
Organ służby geodezyjnej, który otrzymał zgłoszenie	Starosta Radomski
Wykonawca prac geodezyjnych	Geodeta Uprawniony Krystyna Bartkowiak
Nr oraz data sporządzenia dokumentu zawierającego wynik pozytywnej weryfikacji	Protokół weryfikacji Nr GKN-I.6642.1.5747.2021 z dn. 21.10.2021
Imię i nazwisko oraz nr uprawnień zawodowych kierownika prac	Krystyna Bartkowiak nr upr. 4350, zakres upr. 1 i 3

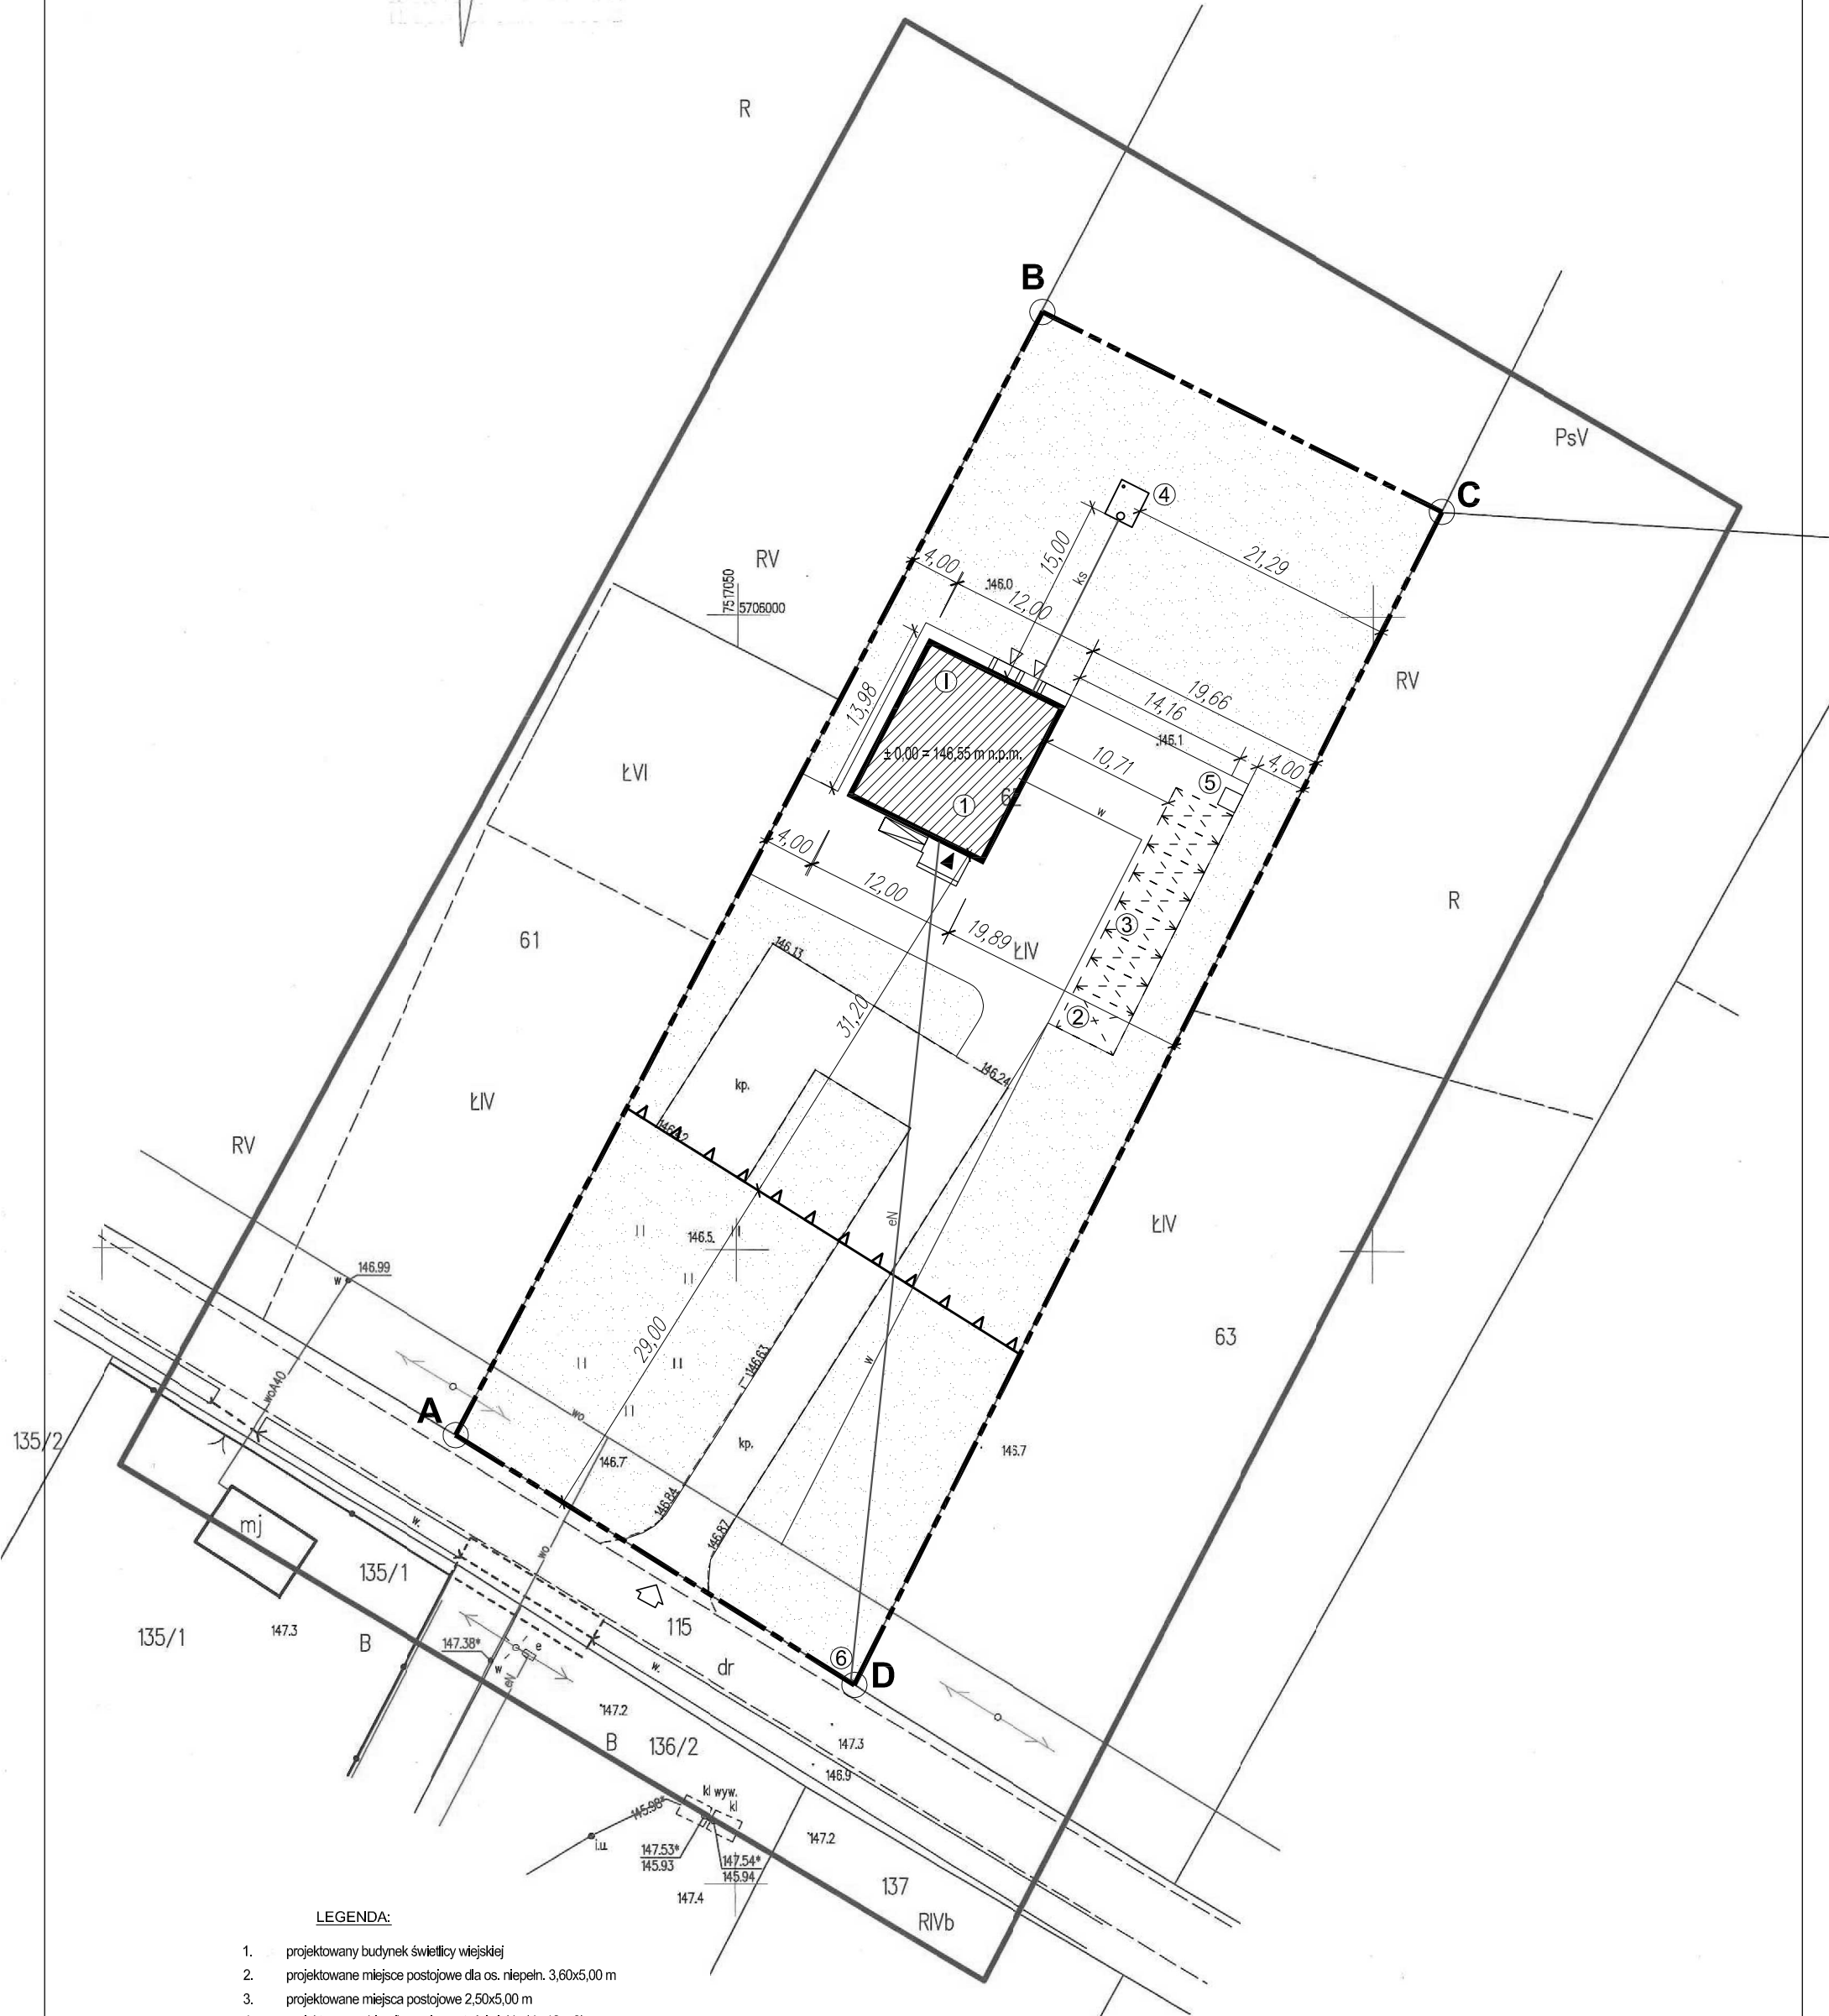

LEGENDA:

- projektowany budynek świetlicy wiejskiej
- projektowane miejsce postojowe dla os. niepełn. 3,60x5,00 m
- projektowane miejsca postojowe 2,50x5,00 m
- projektowany zbiornik na nieczystości ciekłe (do 10 m³)
- miejsce gromadzenia odpadów stałych
- punkt ZKP (wg odrębnego opracowania)

istniejący wjazd na działkę

nieprzekraczalna linia zabudowy

tereny utwardzone

projektowany budynek świetlicy wiejskiej

zieleni urządzonej

projektowane wejście główne do budynku

projektowane wejścia do budynku

teren objęty opracowaniem

ks projektowany odcinek wewnętrznej kanalizacji sanitarnej

w projektowane przyłącze wodociągowe (wg oddzielnego opracowania)

eN projektowana instalacja energii elektrycznej

 PRACOWNIA PROJEKTOWA "Maxpol" Żeromskiego 51A tel. (048) 385-09-57	imię i nazwisko	nr upr. bud.	data:	podpis:
	projektant:	mgr inż. arch. Jacek Kapusta upr. bud. w spec. architektonicznej	UAN-B-K-8386/137/96	10.2021r.
	sprawdzający:	mgr inż. arch. Maciej Grzegorz Psyk upr. bud. w spec. architektonicznej	WSP-B-K-8386/RA/44/94	
	opracowanie:	mgr inż. Maciej Kopycki		

FAZA: PROJEKT ARCHITEKTONICZNO-BUDOWLANY		skala:
Objekt:		1:500
Budowa świetlicy wiejskiej na części działki nr ewid. 62 położonej w miejscowości Wólka Lesiowska, gm. Jastrzębia		
Branża:	Tytuł rysunku:	nr rysunku:
Architektura	PROJEKT ZAGOSPODAROWANIA TERENU	Z/1
Niniejszy projekt jest własnością jego autorów. Kopiowanie, publikowanie oraz wykorzystanie projektu do jakichkolwiek innych celów bez wiedzy i zgody autorów jest zabronione na mocy Ustawy o Prawie Autorskim i prawach pokrewnych z dnia 4 lutego 1994 r. (Dz. U. z 1994r., nr 24, poz.83)		