


RZUT PARTERU
SKALA 1:100

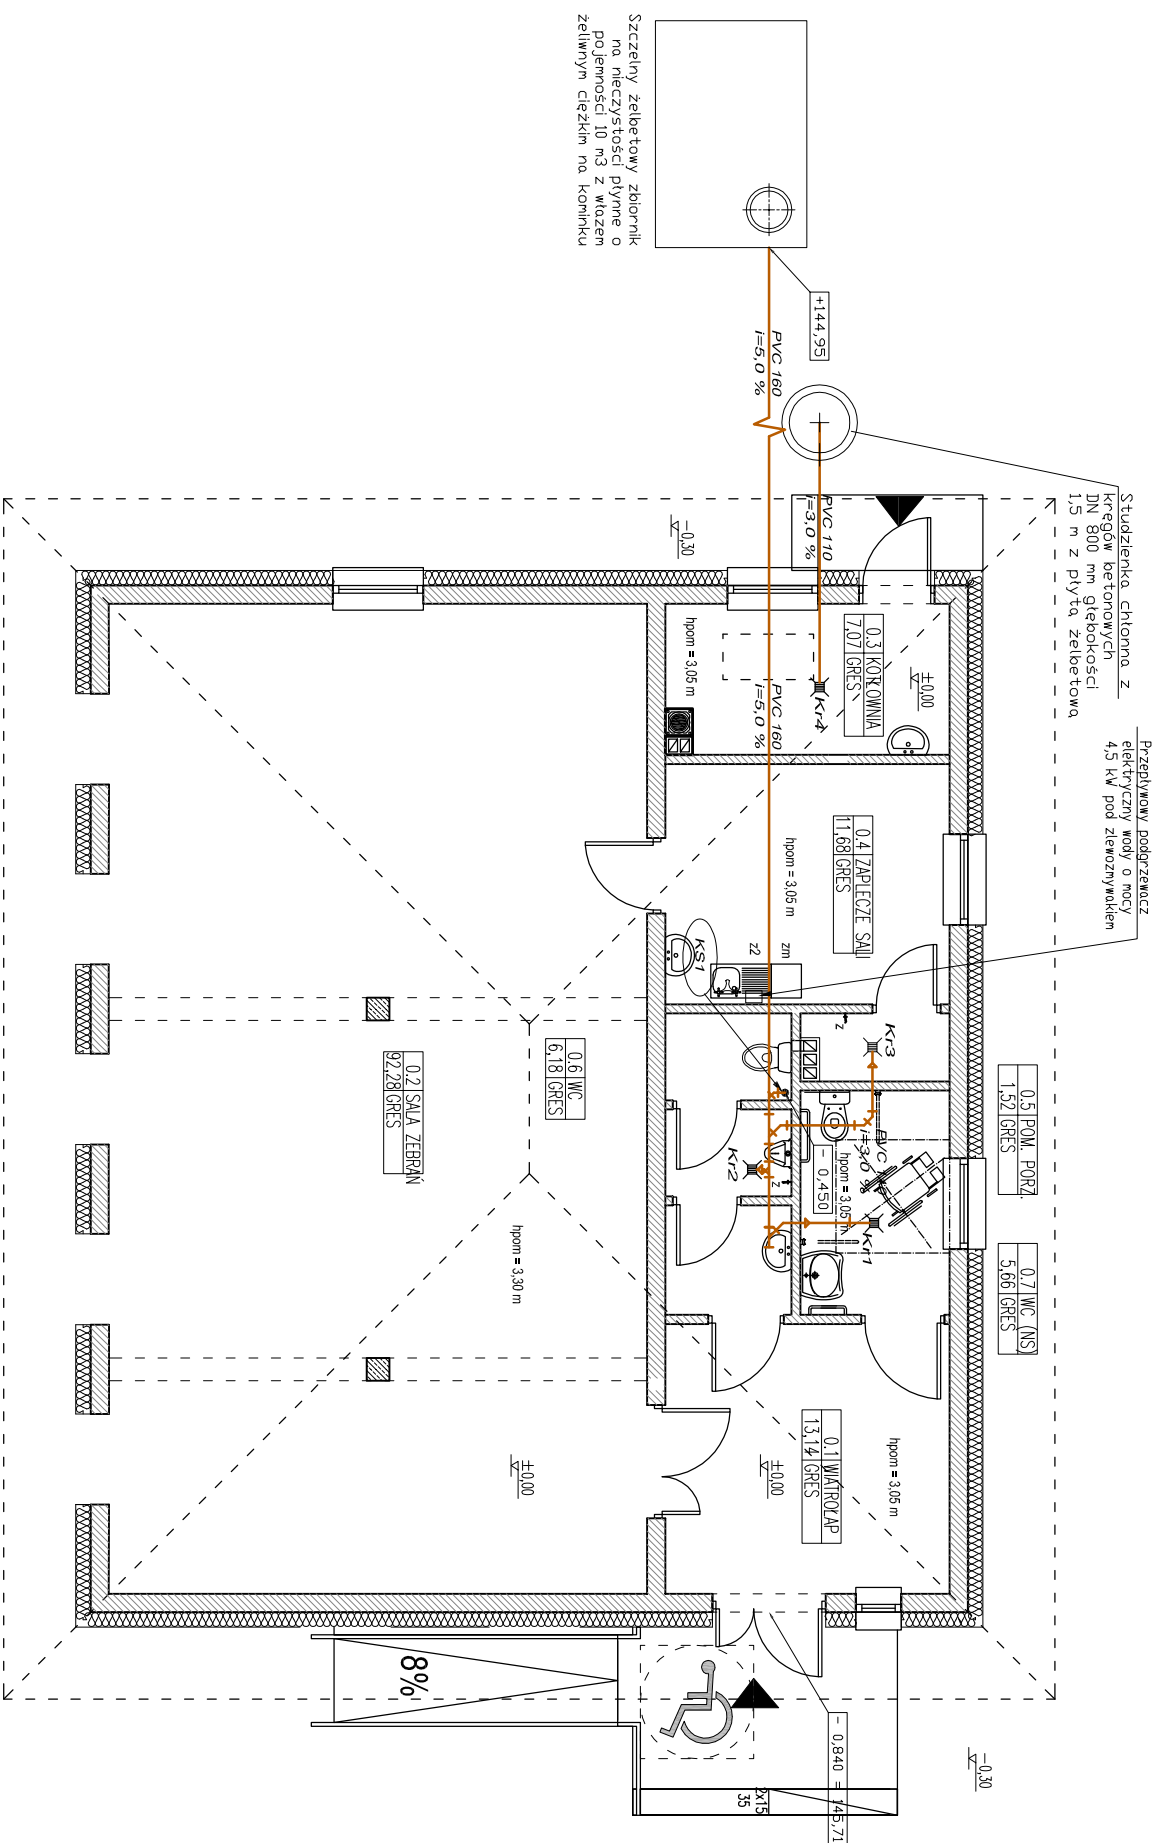

Oznaczenia:
z2 - zlewomyszak dwukomorowy
z - zawór ze złączką
zm - zmywarka z wyparzeniem

 PRACOWNIA PROJEKTOWA "MOXDOL" Zeromskiego 51A tel. (0483) 385-09-57	imię i nazwisko		nr upr. bud.	data:	podpis:
	projektant:	mgr inż. Mariusz Szpok upr. bud. w spec. arch i instalacji sanitarnych	BuA-II-8386/6/90	10.2021r.	
sprawdzający:		mgr inż. Marek Lis upr. bud. w spec. arch i instalacji sanitarnych	BM-1-K-8386/Rz/11/4/94		
opracowanie:					
FAZA: PROJEKT TECHNICZNY					
Objekt:					skłóca:
Budowa świetlicy wiejskiej na części działki nr ewid. 62 położonej w miejscowości Wólka Lesiowska, gm. Jasztce					
Branża:	Typu rysunku:	nr rysunku:			
Sanitarna	RZUT PARTERU INSTALACJE KANALIZACJI SANITARNEJ	S/1			
Niniejszy projekt jest własnością jego autorów. Kopiowanie, publikowanie oraz wykorzystanie projektu do jakichkolwiek innych celów bez wiedzy i zgody autorów jest zabronione na mocy Ustawy o Prawie Autorskim i prawach pokrewnych z dnia 4 lutego 1994 r. (Dz. U. z 1994r., nr 24, poz.83)					