


OZNACZENIA :

- 4) — gniazdo wtykowe 2P+Z, p/t, 2-krotne w obw. 4
 5) — gniazdo wtykowe 2P+Z, IP44, p/t w obw.5
 5) — gniazdo wtykowe 2P+Z, IP44, p/t ,2-krotne (lub 2 gniazda obok siebie w obw.5
 1/w — wentylator kanałowy w obwodzie 1
 h=0,5 — wypust w obwodzie 7 na wys.0,5m (niesterowany)
 1/2 — dzwonek 230V AC w obw.1, gr. ster.2
 1/2 — przycisk dzwonek w obw.1, gr.ster. 2
 — gniazdo teletechn. p/t ze stykiem RJ12
 TV — gniazdo RTV/SAT, końcowe, p/t

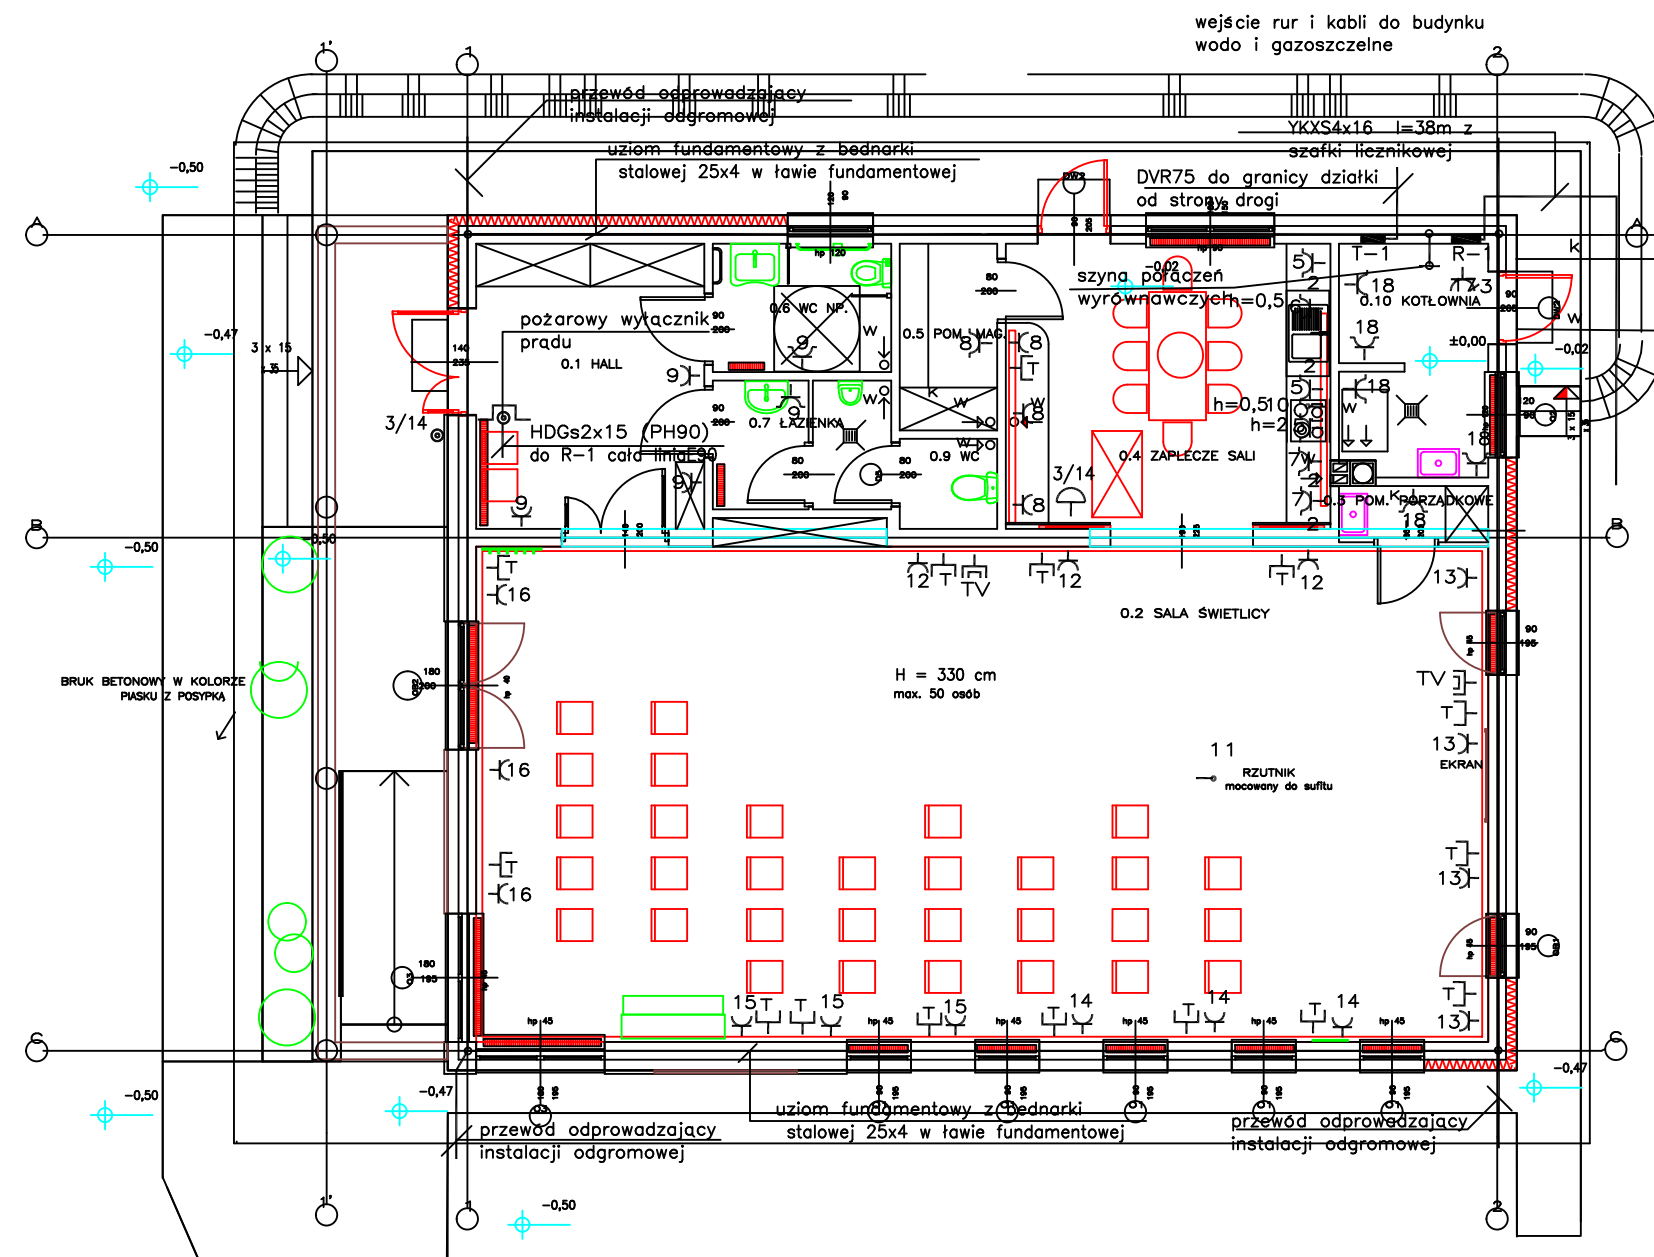

Temat: Projekt budowlany świetlicy wiejskiej w Woli Owadowskiej gm. Jastrzębia powiat radomski, dz. nr. 243/4, obręb 0019		
Treść rys: Plan instalacji gniazd wtykowych, teletechnicznych, TV/SAT, uziom fundamentowy	Data: 09.2020.	
Inwestor : Gmina Jastrzębia		
Projektował: inż. W. Wardzyński upr. bud. St-453/85 do projektowania instalacji elektrycznych	Podpis	Skala 1:100
Sprawdził: mgr inż. T. Rozczupała upr. bud. MAZ/0323 POOE/12 do projektowania instalacji elektrycznych	Podpis	Rys.nr. 3E